


PLANIMETRIA CANTIERE  
AREA IMBOCCHI GALLERIE

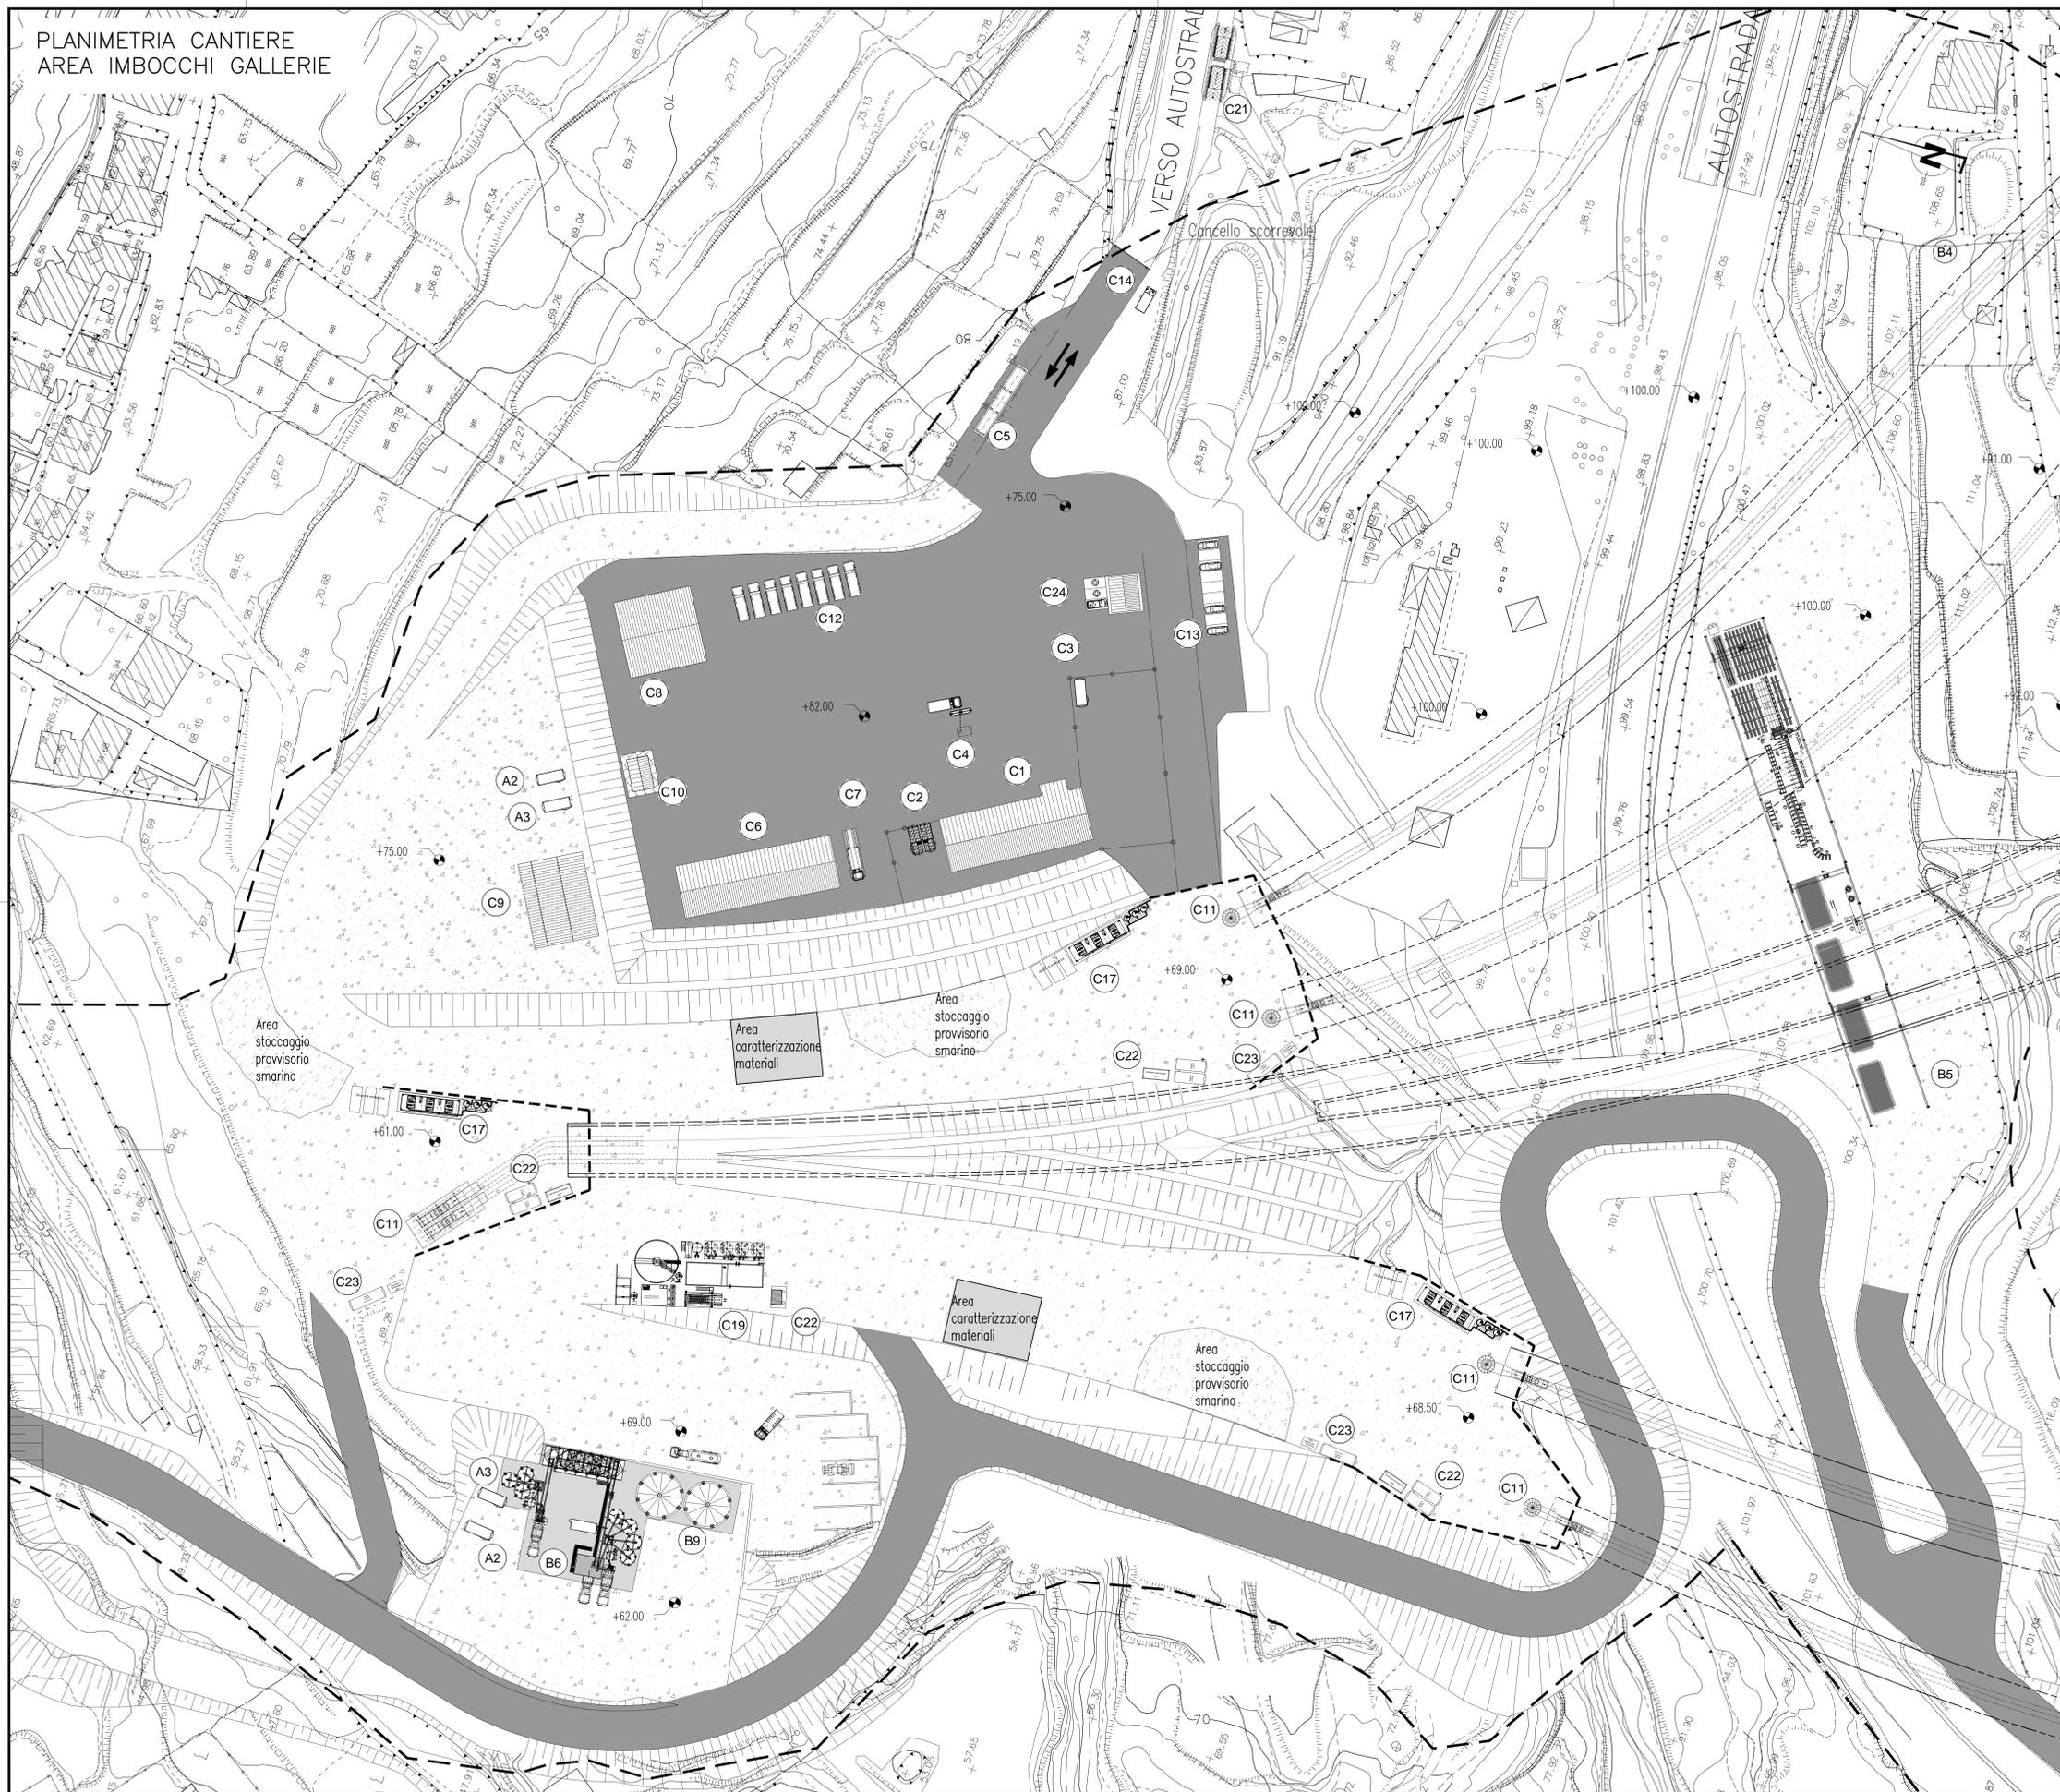

NOTE GENERALI



- A SERVIZI GENERALI**
- A1 CABINA ELETTRICA DI RICEZIONE E DISTRIBUZIONE
- A2 GRUPPO ELETTROGENO
- A3 TRASFORMATORE
- B IMPIANTI DI CANTIERE**
- B1 IMPIANTO DI BETONAGGIO 120+120 mc/h
- B2 IMPIANTO PRODUZIONE GHIACCIO
- B3 STOCCAGGIO INERTI
- B4 GRU A TORRE SCORREVOLE (7t e 70m)
- B5 AREA LAVORAZIONE FERRO D'ARMATURA
- B6 IMPIANTO DI BETONAGGIO 90 mc/h
- B7 STOCCAGGIO CENERI
- B8 STOCCAGGIO CEMENTO
- B9 STOCCAGGIO CEMENTO
- B10 STOCCAGGIO ELEMENTI TORRE
- B11 PONTILE DI SERVIZIO
- C SERVIZI AGLI IMPIANTI**
- C1 MAGAZZINI
- C2 DEPOSITO LUBRIFICANTI - OLI ESAUSTI
- C3 DEPOSITO BOMBOLE
- C4 DISTRIBUTORE CARBURANTI
- C5 PESA A PONTE
- C6 OFFICINE MEZZI PESANTI
- C7 RAMPA OFFICINA
- C8 LAVAGGIO MEZZI
- C9 FALEGNAMERIA
- C10 LOCALI SERVIZI COLLETTIVI / SPOGLIATOI
- C11 VENTILAZIONE
- C12 AREA DI PARCHEGGIO MEZZI PESANTI
- C13 PARCHEGGIO AUTOMOBILI
- C14 GUARDIANIA
- C15 LABORATORIO
- C16 UFFICI
- C17 COMPRESSORI
- C18 IMPIANTO LAVAGGIO BETONIERE
- C19 IMPIANTO TRATTAMENTO ACQUE E FANGHI DI BETONAGGIO
- C20 SERVIZI IGIENICI
- C21 IMPIANTO LAVAGGIO GOMME
- C22 SERBATOI ACQUA INDUSTRIALE CON AUTOCLAVE
- C22b SERBATOIO ACQUA POTABILE CON AUTOCLAVE
- C23 SERBATOI ACQUA ANTINCENDIO
- C24 INFERMERIA

- FINITURA ESTERNA IN GHIAIETTO
- FINITURA ESTERNA IN CLS
- FINITURA ESTERNA IN BITUME
- RECINZIONE ESTERNA

NOTA BENE: TUTTE LE INFORMAZIONI DI DETTAGLIO RELATIVE ALLE INSTALLAZIONI IDENTIFICATE CON IL SIMBOLO (X) SONO RIPORTATE NELL'ELABORATO DEI TIPOLOGICI COD. C60000PBZDPZC000000000001A/2A  
NOTA BENE: PER I DATI DI DETTAGLIO RELATIVI AGLI IMPIANTI TECNOLOGICI VEDI RELAZIONE DESCRITTIVA DELL'OPERA RIF. ELABORATO: C60000PROPCZC0012000001A

**Stretto di Messina**  
Concessionaria per la progettazione, redazione e gestione del collegamento stabile tra lo Stretto e il Continente  
 Organismo di Diritto Pubblico  
 (Legge n° 1158 del 17 dicembre 1971, modificata dal D.Lgs. n° 114 del 24 aprile 2001)

**PONTE SULLO STRETTO DI MESSINA**

**PROGETTO DEFINITIVO**

**EUROLINK S.p.A.**  
 IMPREGILO S.p.A. (Mandatataria)  
 SOCIETA' ITALIANA PER CONDOTTE D'ACQUA S.p.A. (Mandatante)  
 COOPERATIVA MURATORI E CEMENTISTI - C.M.C. di Ravenna Soc. Coop. a.r.l. (Mandatante)  
 SACVY S.A.U. (Mandatante)  
 ISHIKAWAJIMA - HARIMA HEAVY INDUSTRIES CO. Ltd. (Mandatante)  
 A.C.I. S.p.A. - CONSORZIO STABILE (Mandatante)

IL PROGETTISTA  Dott. Ing. C. Pagnoni Ordine Ingegneri Milano n° 15468	IL CONTRAENTE GENERALE Project Manager (Ing. P.P. Marchesetti)	STRETTO DI MESSINA Direttore Generale e RUP Validazione (Ing. G. Timmenhelli)	STRETTO DI MESSINA Amministratore Delegato (Dott. P. Gucci)
--	--	--	---

**OPERA DI ATTRAVERSAMENTO CANTIERI** CZ0065\_F0  
 OPERATIVI - LOGISTICI  
 CANTIERE OPERATIVO CO.12 - CALABRIA "CANNITELLO"  
 C1 - OPERE CIVILI TAV. 2/2

CODICE C G O 0 0 0 P B D P C Z C 3 C 0 1 2 0 0 0 0 1 2 F 0	SCALA: 1:500
REV. DATA DESCRIZIONE REDATTO VERIFICATO APPROVATO	PUGLIESE FARINA PAGANI
F0 20-06-2011 EMISSIONE FINALE	