



PLANIMETRIA CANTIERE
AREA COSTIERA

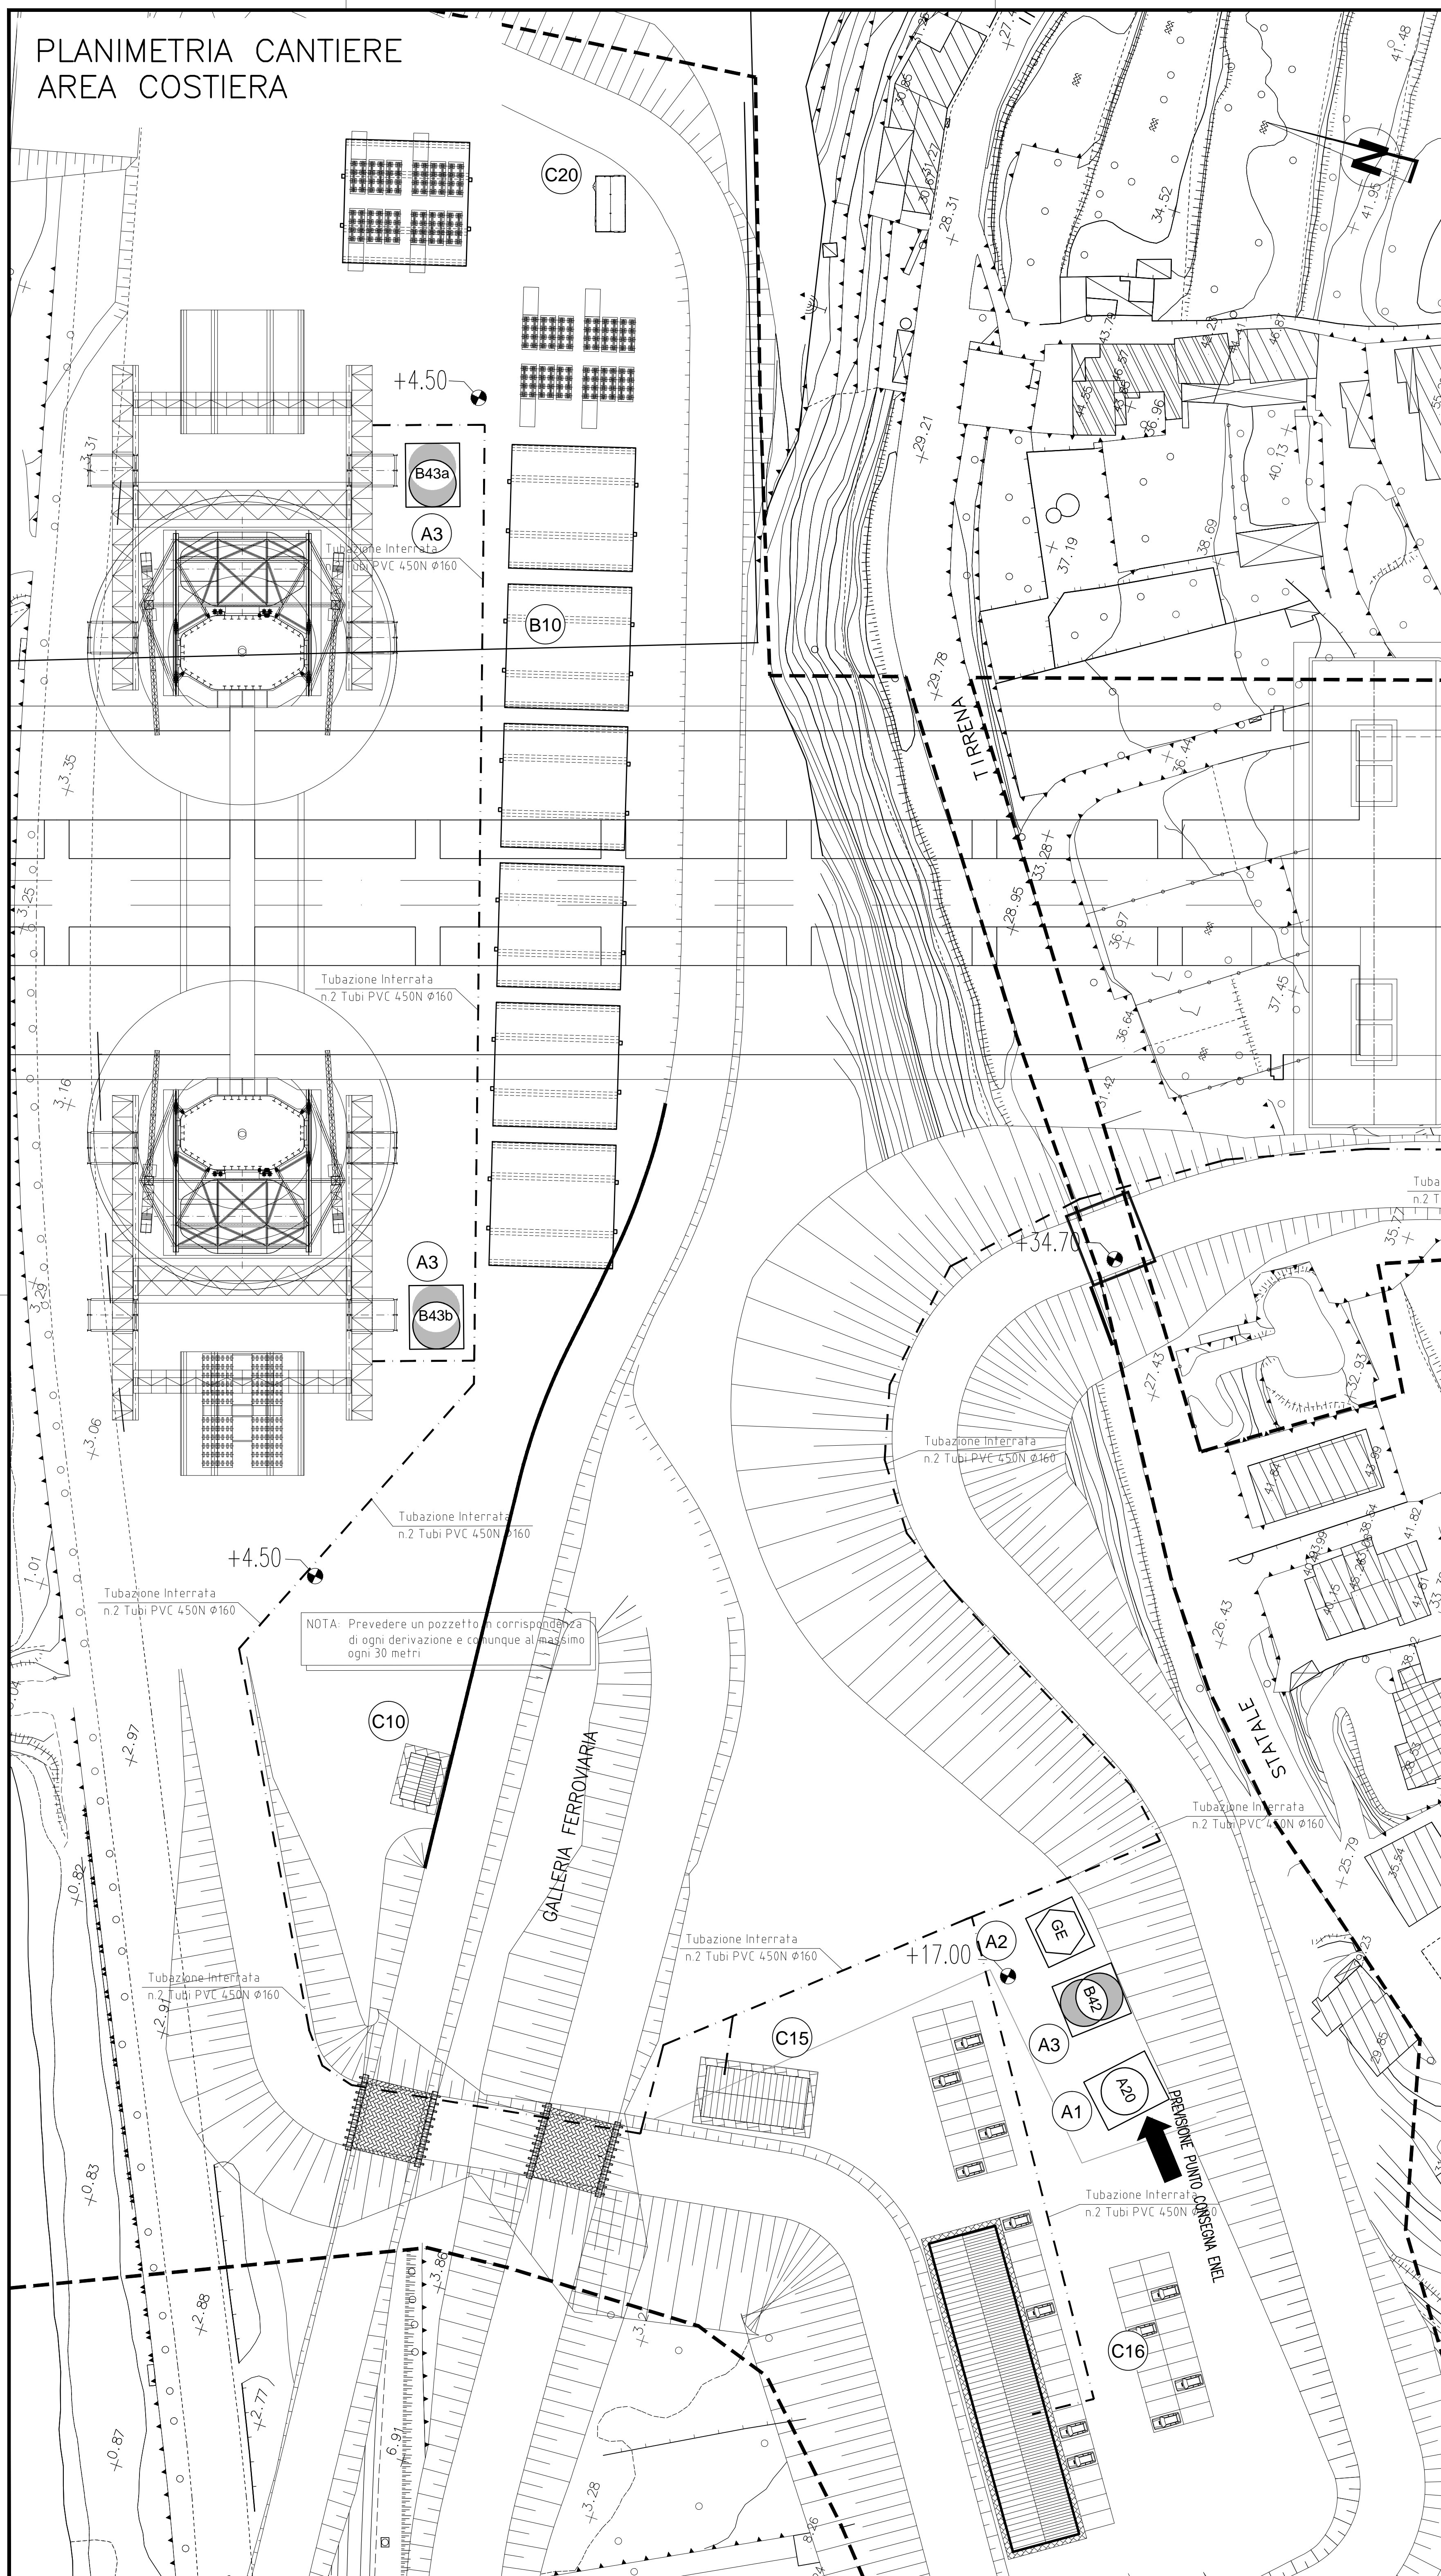

PLANIMETRIA CANTIERE
AREA BLOCCO DI ANCORAGGIO

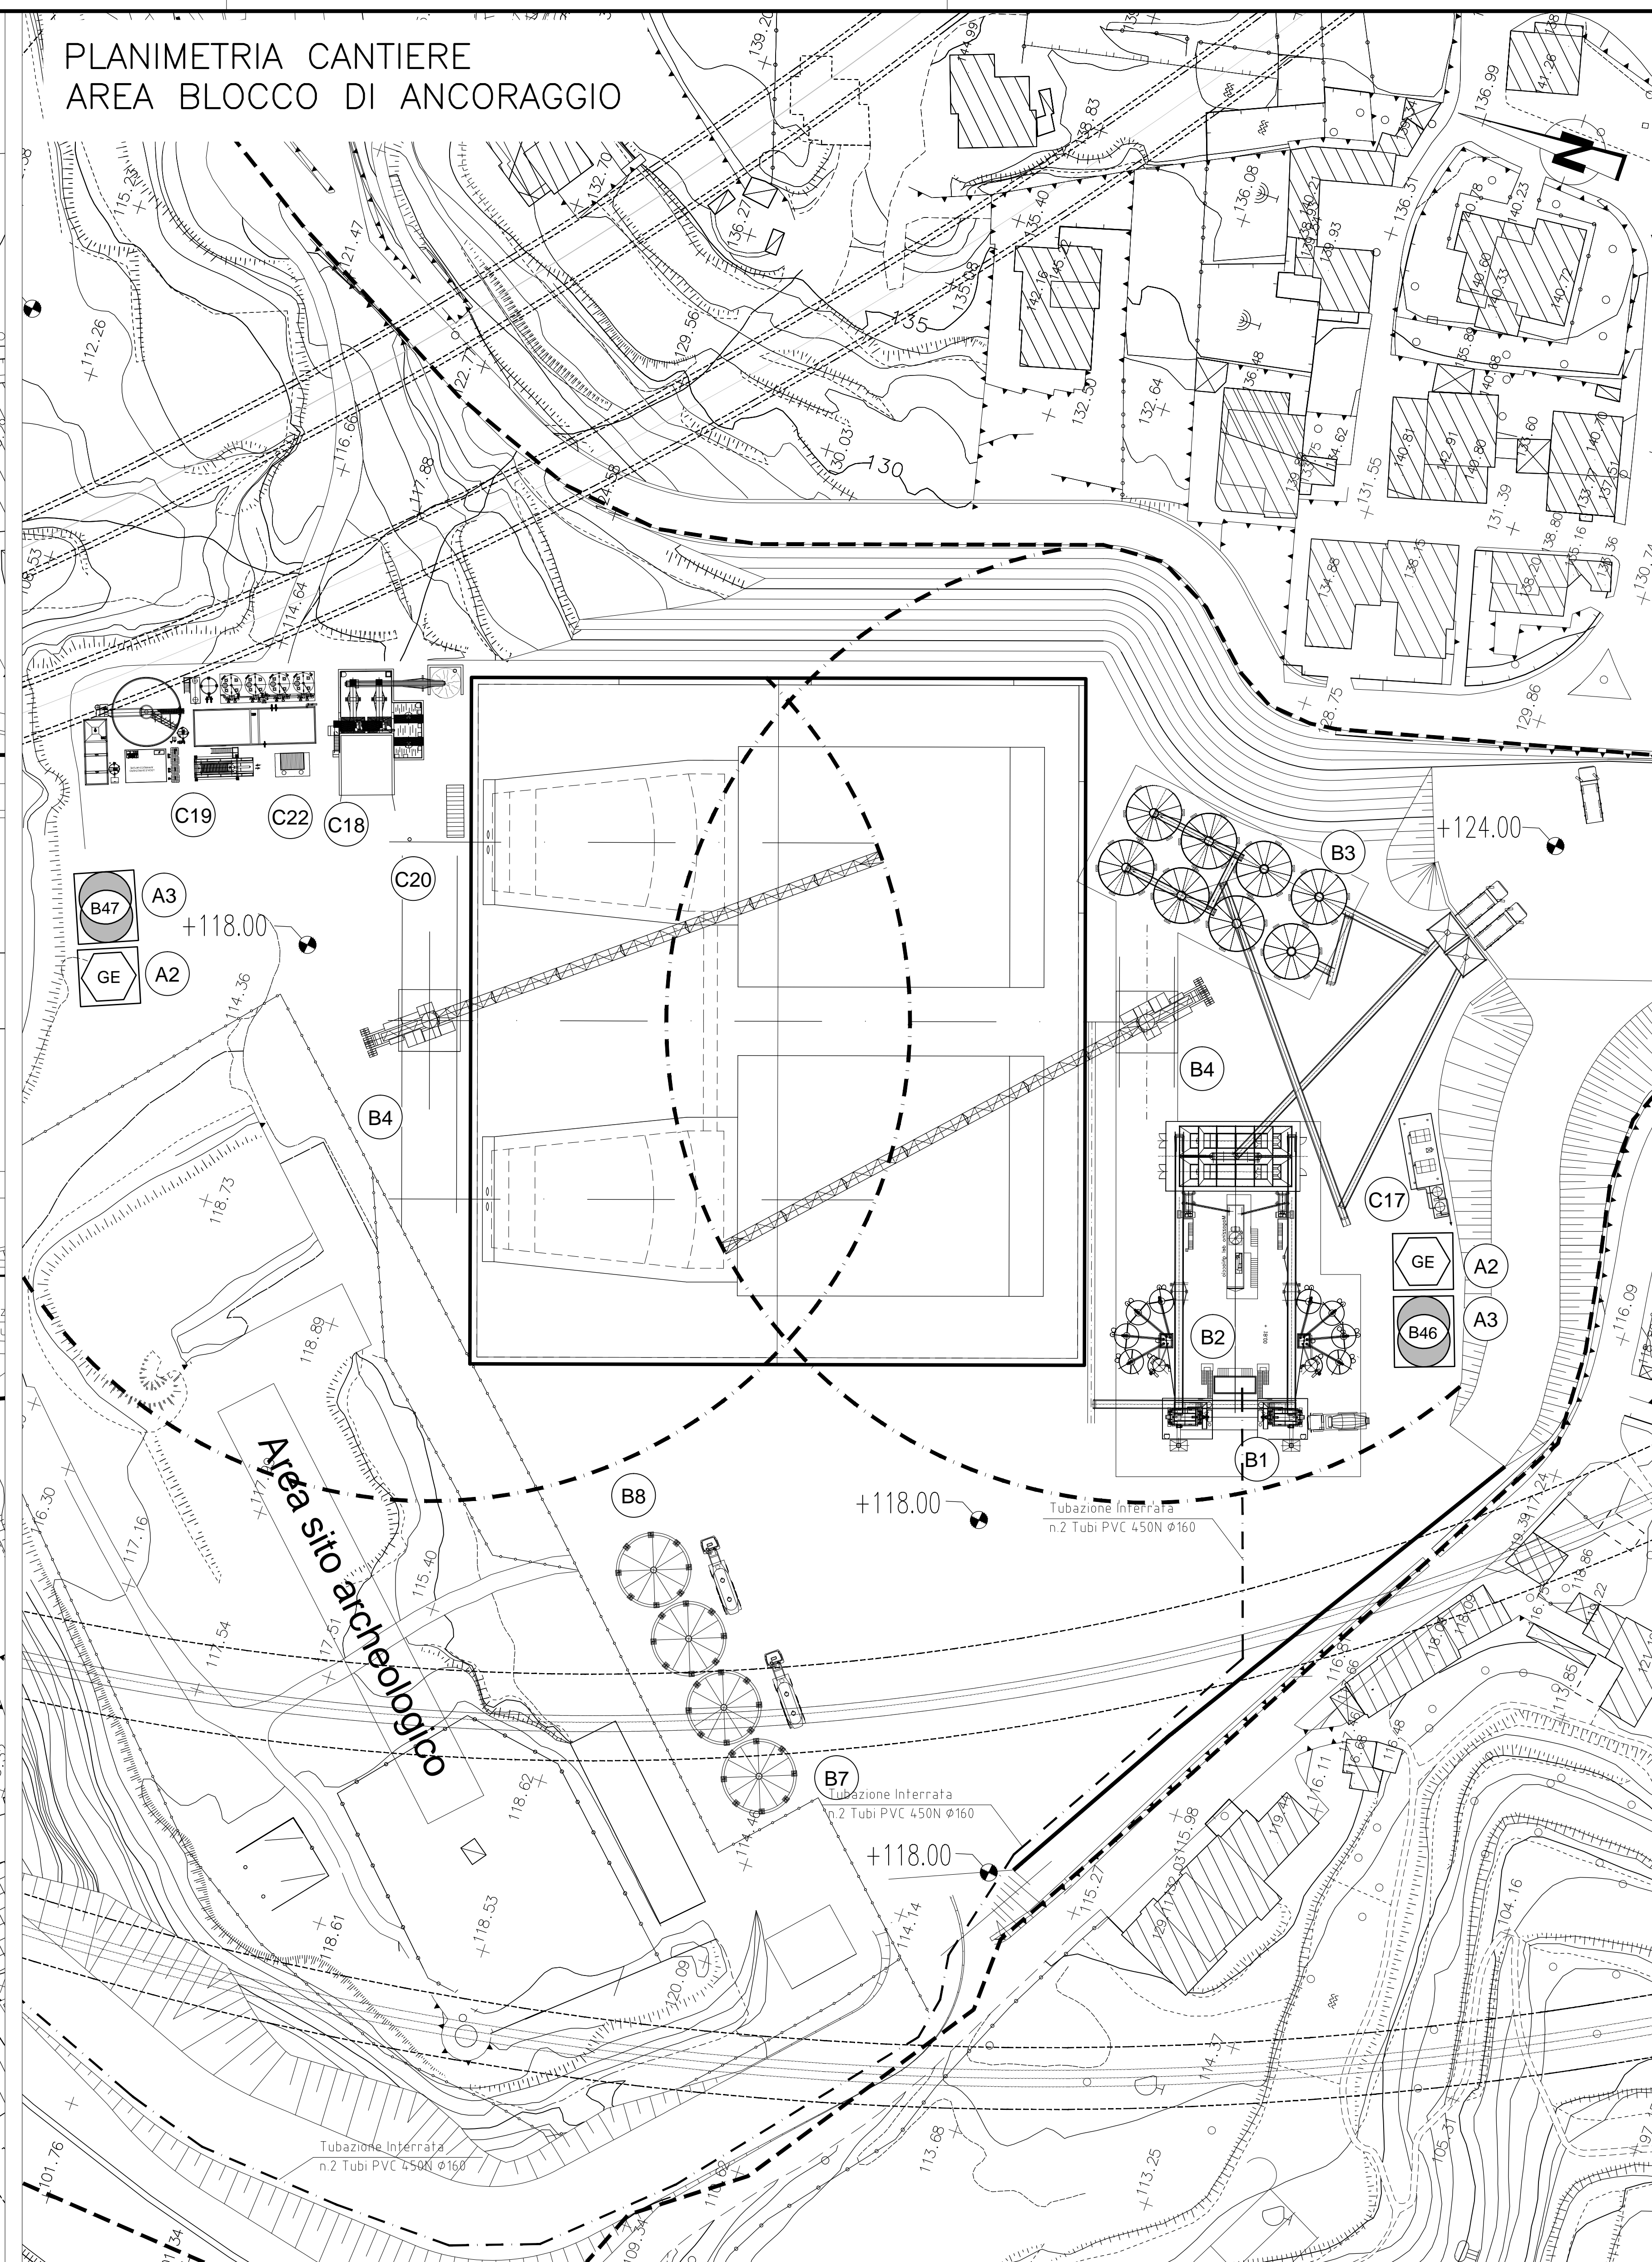

NOTE GENERALI



- A SERVIZI GENERALI**
 A1 CABINA ELETTRICA DI RICEZIONE E DISTRIBUZIONE
 A2 GRUPPO ELETTROGENO
 A3 TRASFORMATORE
- B IMPIANTI DI CANTIERE**
 B1 IMPIANTO DI BETONAGGIO 120+120 mc/h
 B2 IMPIANTO PRODUZIONE GHIACCIO
 B3 STOCCAGGIO INERTI
 B4 GRU A TORRE SCORREVOLE (7t a 70m)
 B5 AREA LAVORAZIONE FERRO D'ARMATURA
 B6 IMPIANTO DI BETONAGGIO 90 mc/h
 B7 STOCCAGGIO CENERI
 B8 STOCCAGGIO CEMENTO
 B9 STOCCAGGIO CEMENTO
 B10 STOCCAGGIO ELEMENTI TORRE
 B11 PONTILE DI SERVIZIO
- C SERVIZI AGLI IMPIANTI**
 C1 MAGAZZINI
 C2 DEPOSITO LUBRIFICANTI - OLI ESAUSTI
 C3 DEPOSITO BOMBOLE
 C4 DISTRIBUTORE CARBURANTI
 C5 PESA A PONTE
 C6 OFFICINE MEZZI PESANTI
 C7 RAMPA OFFICINA
 C8 LAVAGGIO MEZZI
 C9 FALEGNAMERIA
 C10 LOCALI SERVIZI COLLETTIVI / SPOGLIATOI
 C11 VENTILAZIONE
 C12 AREA DI PARCHEGGIO MEZZI PESANTI
 C13 PARCHEGGIO AUTOMOBILI
 C14 GUARDIANA
 C15 LABORATORIO
 C16 UFFICI
 C17 COMPRESSORI
 C18 IMPIANTO LAVAGGIO BETONIERE
 C19 IMPIANTO TRATTAMENTO ACQUE E FANGHI DI BETONAGGIO
 C20 SERVIZI IGIENICI
 C21 IMPIANTO LAVAGGIO GOMME
 C22 SERBATOI ACQUA INDUSTRIALE CON AUTOCLAVE
 C23 SERBATOI ACQUA ANTINCENDIO
 C24 INFERMERIA

NOTA BENE: PER I DATI DI DETTAGLIO RELATIVI AGLI IMPIANTI TECNOLOGICI VEDI RELAZIONE DESCRITTIVA DELL'OPERA RIF. ELABORATO: C6000PRDPCZC3C012000001A

- AREA DI INTERVENTO
- - - DISTRIBUZIONE TVcc E TELEFONIA/DATI IN CAVIDOTTO INTERRATO

Stretto di Messina

Concessionario per la progettazione, redazione e gestione del collegamento stabile tra lo Stretto e il Continente Organismo di diritto pubblico (Legge n° 1158 del 17 dicembre 1971, modificata dal D.Lgs. n° 114 del 24 aprile 2001)



PONTE SULLO STRETTO DI MESSINA

PROGETTO DEFINITIVO

EUROLINK S.p.A.
 IMPREGILO S.p.A. (Mandataria)
 SOCIETA' ITALIANA PER CONDOTTE D'ACQUA S.p.A. (Mandatario)
 COOPERATIVA MURATORI E CEMENTISTI - C.M.C. di Ravenna Soc. Coop. a.r.l. (Mandatario)
 SACVY S.A.U. (Mandatario)
 ISHIKAWAJIMA - HARIMA HEAVY INDUSTRIES CO. Ltd. (Mandatario)
 A.C.I. S.C.P.A. - CONSORZIO STABILE (Mandatario)

IL PROGETTISTA Dott. Ing. C. Paganò Ordine Ingegneri Milano n° 15468	IL CONTRAENTE GENERALE Project Manager (Ing. P. Marchesetti)	STRETTO DI MESSINA Direttore Generale e RUP Validazione (Ing. G. Timmenhelli)	STRETTO DI MESSINA Amministratore Delegato (Dott. P. Gucci)
---	--	--	---

OPERA DI ATTRAVERSAMENTO CANTIERI **CZ0070_F0**
 OPERATIVI - LOGISTICI
 CANTIERI OPERATIVI - CO.12 - CALABRIA
 C1 - PLANIMETRIA IMPIANTI E ATTREZZATURE - TVcc STD TAV. 1/2

REV.	DATA	DESCRIZIONE	REDATTO	VERIFICATO	APPROVATO
	20-06-2011	EMISSIONE FINALE	PUGLIESE	FARINA	PAGANÒ

CODICE: C|G|2|9|0|0|P|B|D|P|C|Z|C|3|C|0|1|2|0|0|0|0|5|F|0|1:500
 SCALE: 1:500
 NOME DEL FILE: CZ0070_F0.dwg