



PLANIMETRIA DI RIFERIMENTO

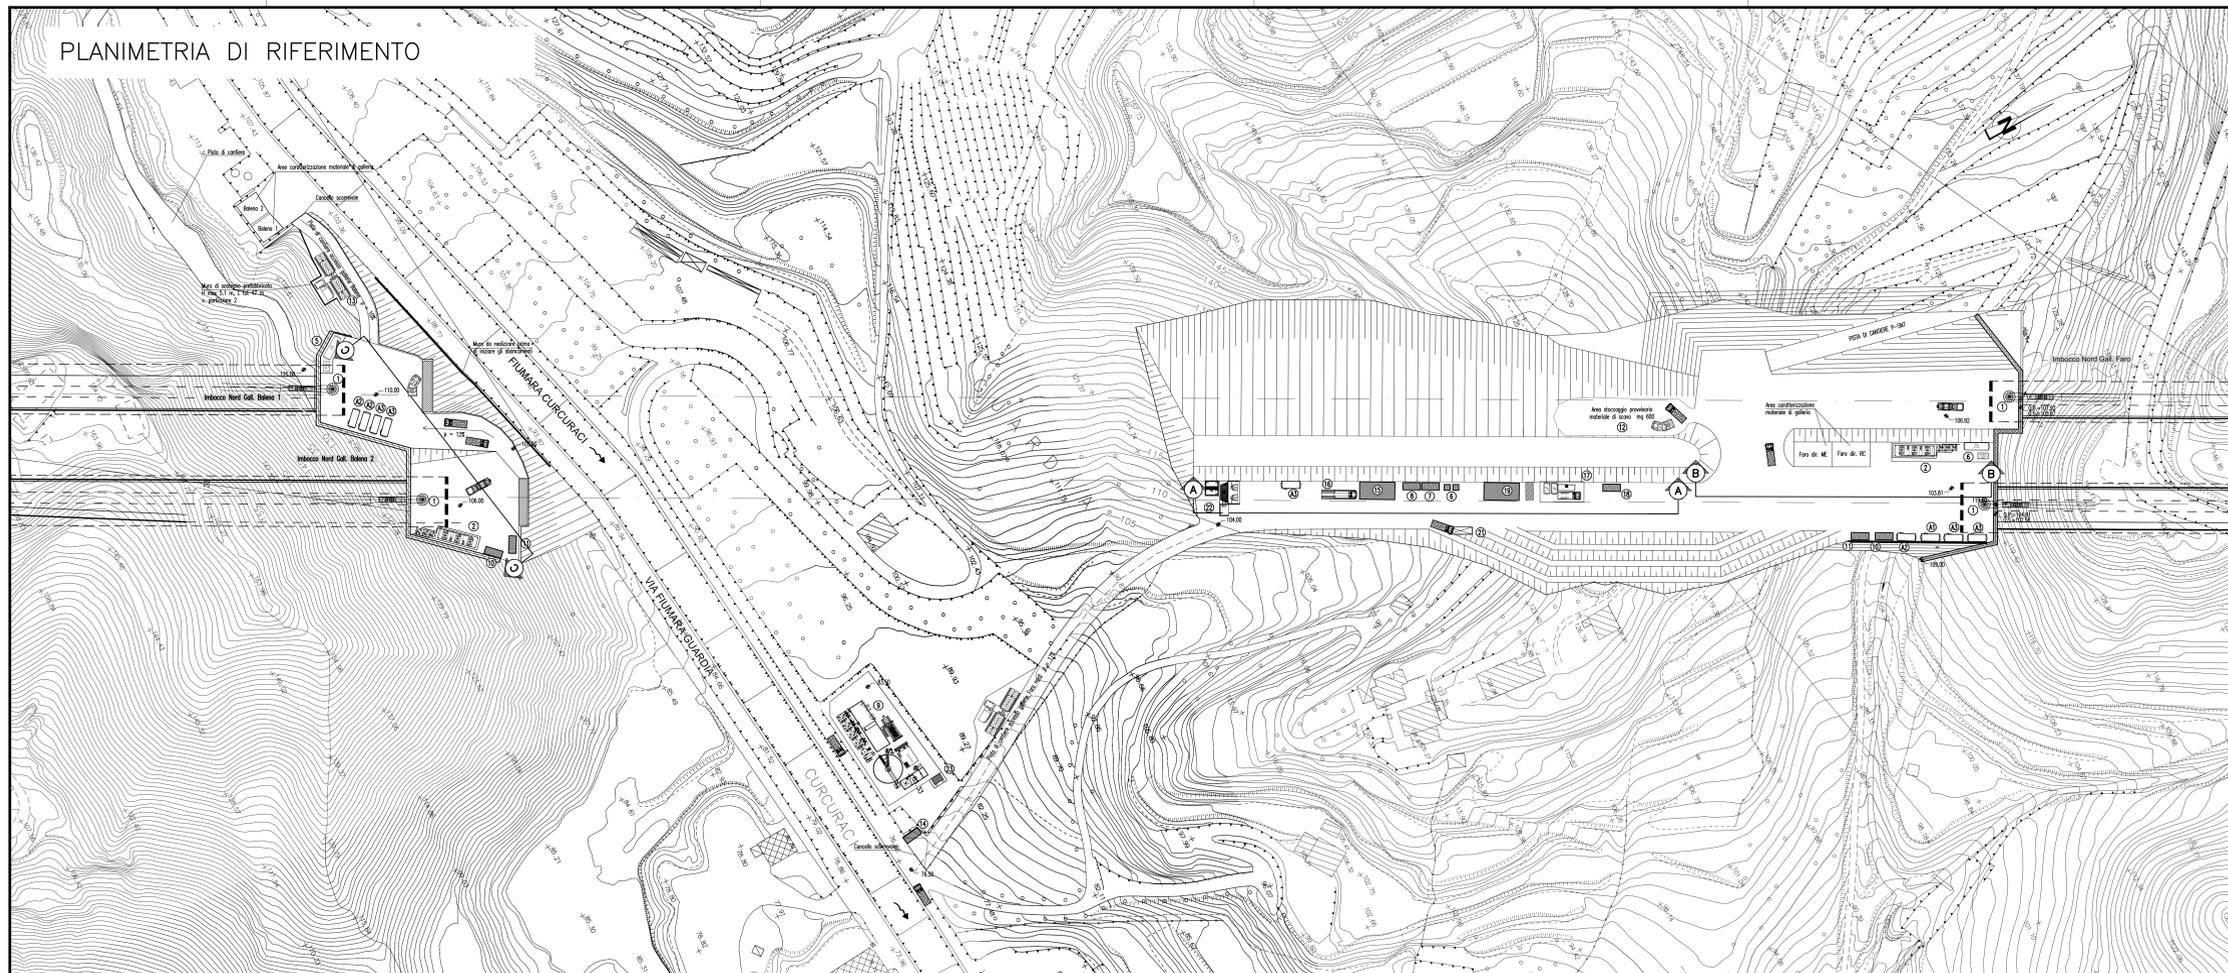


NOTE GENERALI

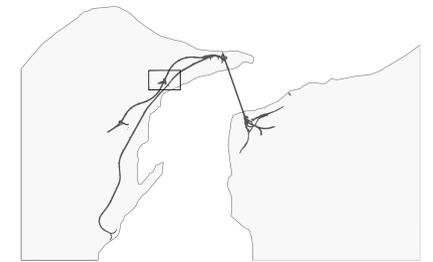

- A SERVIZI GENERALI**
- A1 CABINA ELETTRICA DI RICEZIONE E DISTRIBUZIONE
- A2 GRUPPO ELETTROGENO
- A3 TRASFORMATORE
- SERVIZI AGLI IMPIANTI**
- 1 VENTILAZIONE
- 2 GRUPPO ELETTROCOMPRESSORI
- 5 SERBATOIO H2O ANTINCENDIO CON POMPAGGIO
- 6 DEPOSITO BOMBOLE OSSIGENO/ACETILENE
- 7 DEPOSITO OLII NUOVI
- 8 DEPOSITO OLII USATI
- 9 IMPIANTO TRATTAMENTO ACQUE DI GALLERIA
- 10 UFFICI
- 11 SERVIZI IGIENICI
- 12 AREA STOCC. PROVVISORIO MATERIALE DI SMARINO
- 13 IMPIANTO LAVAGGIO GOMME
- 14 GUARDIANA
- 15 OFFICINA
- 16 RAMPA OFFICINA
- 17 DISTRIBUTORE CARBURANTI
- 18 BOX INFERMERIA
- 19 MAGAZZINO
- 21 PESA A PONTE
- 22 IMPIANTO DI LAVAGGIO BETONIERE
- 23 SERBATOIO ACQUA INDUSTRIALE CON POMPAGGIO


SEZIONE AA
scala 1:200

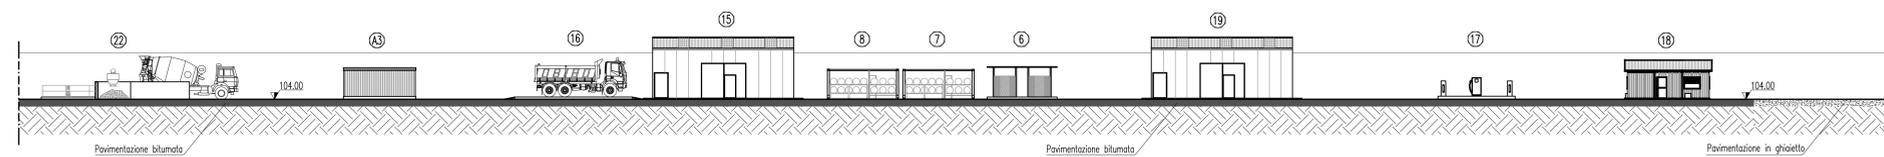

SEZIONE BB
scala 1:200



SEZIONE CC
scala 1:200

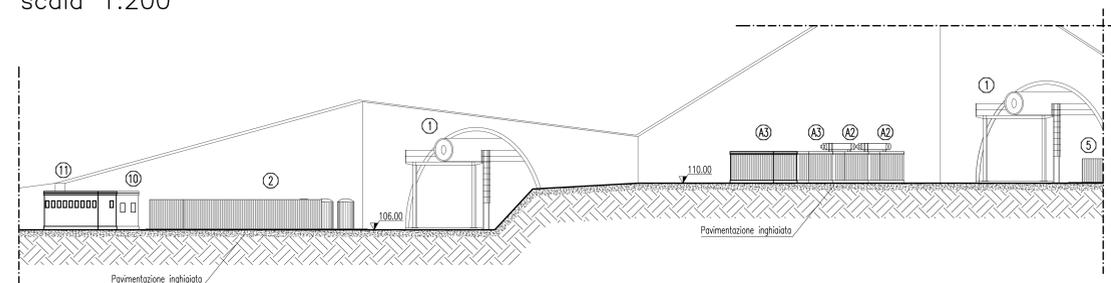

Stretto di Messina

Concessionaria per la progettazione, realizzazione e gestione del collegamento stabile tra lo Stretto e il Cardinale
Organo di Diritto Pubblico
(Legge n° 1158 del 17 dicembre 1971, modificata dal D.Lgs. n° 114 del 24 aprile 2006)

PONTE SULLO STRETTO DI MESSINA

PROGETTO DEFINITIVO

EUROLINK S.C.p.A.
IMPREGLO S.p.A. (Mandataria)
SOCIETA' ITALIANA PER CONDOTTE D'ACQUA S.p.A. (Mandante)
COOPERATIVA MURATORI E CEMENTISTI - C.M.C. di Ravenna Soc. Coop. a.r.l. (Mandante)
SACYR S.A.U. (Mandante)
ISHIKAWAJIMA - HARIMA HEAVY INDUSTRIES CO. Ltd. (Mandante)
A.C.I. S.C.P.A. - CONSORZIO STABILE (Mandante)

IL PROGETTISTA Dott. Ing. R. Gatti Ordine Ingegneri Firenze n° 2157	IL CONTRAENTE GENERALE Project Manager (Ing. P.P. Marcheselli)	STRETTO DI MESSINA Direzione Generale e RUP Validazione (Ing. G. Timmenhaff)	STRETTO DI MESSINA Amministratore Delegato (Dott. P. Ciucci)
---	---	--	---

OPERA DI ATTRAVERSAMENTO CANTIERI CZ0312_F0

OPERATIVI - LOGISTICI
CANTIERE OPERATIVO CO.56 - CURCURACI
S13 - SEZIONI TRASVERSALI

CODICE		DESCRIZIONE		REDAITTO	VERIFICATO	APPROVATO	SCALA
C	G	2	9	0	0	1	1:200
REV.	DATA	DESCRIZIONE		REDAITTO	VERIFICATO	APPROVATO	
FO	20-06-2011	EMISSIONE FINALE		MARINI	BALDINI	GACCI	

NOME DEL FILE: CZ0312_F0.dwg