


NOTE GENERALI

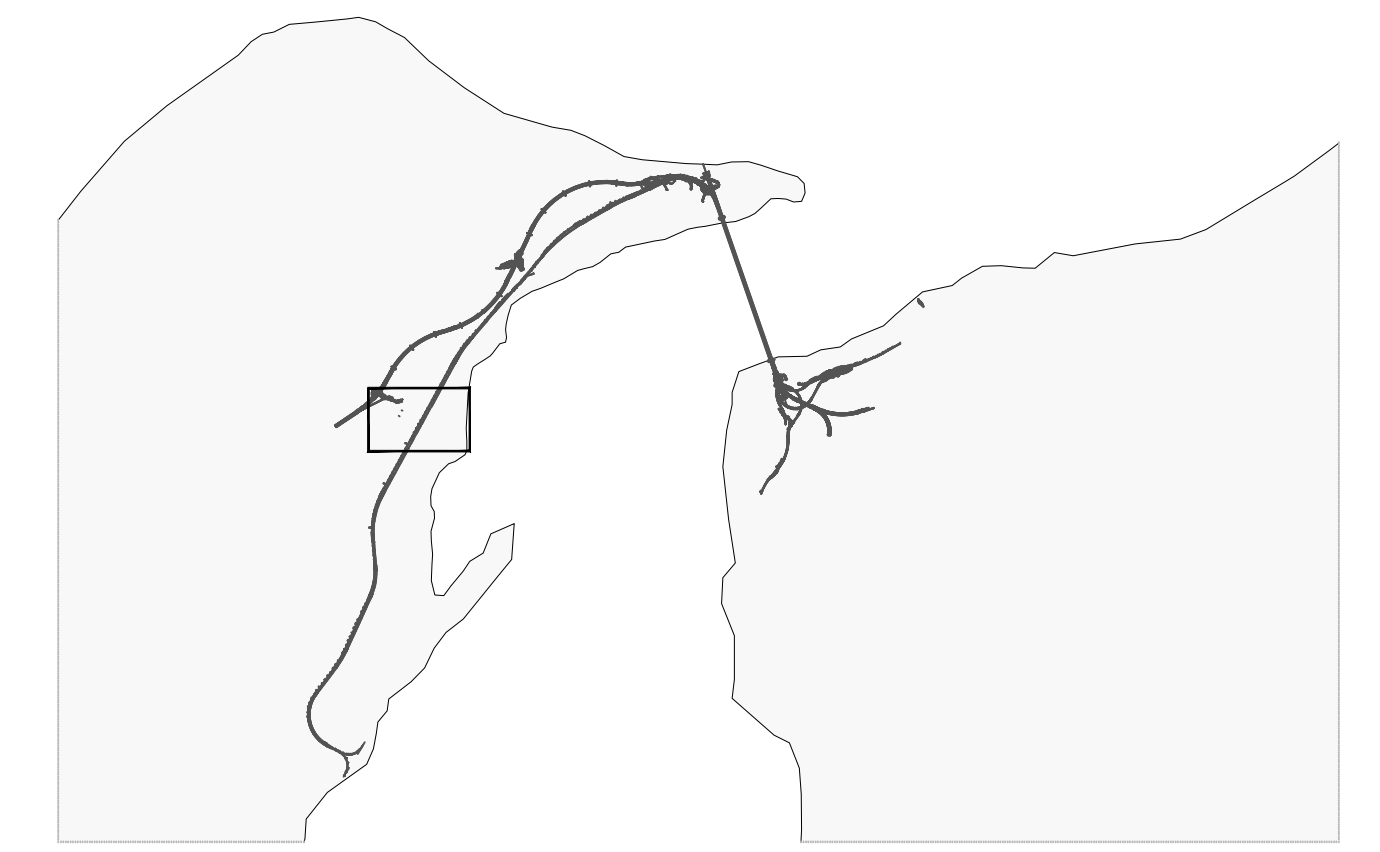

LEGENDA INSTALLAZIONI  
CANTIERI OPERATIVI : CO.76 ANNUNZIATA

- 1 UFFICI DI CANTIERE
- 2 SERVIZI
- 3 REFETTORIO
- 4 SPOGLIATOI
- 5 INFIMERIA
- 6 GUARDIANA
- 7 PUNTO CONSEGNA E CABINA ELETTRICA MT/BT
- 8 GRUPPO ELETTROGENO
- 9 IMPIANTO MISCELE
- 10 IMPIANTO TRATTAMENTO FANGHI
- 11 GRU A CAVALLETTO
- 12 TRAMOGGIA
- 13 SCALE + ASCENSORE
- 14 VENTILAZIONE
- 15 STOCCAGGIO MATERIALI
- 16 SERBATOIO H2O ANTINCENDIO  
CON GRUPPO DI POMPAGGIO
- 17 OFFICINA MECCANICA
- 18 PARCHEGGI
- 19 MAGAZZINI
- 20 PESA A PONTE
- 21 LAVAGGIO GOMME
- 22 GRUPPO ELETTROCOMPRESSORI
- 23 AGITATORE / POMPA CARRELLATA

--- DISTRIBUZIONE TVcc  
E TELEFONIA DATI  
IN CAVIDOTTO INTERRATO

NOTA BENE: PER I DATI DI DETTAGLIO RELATIVI AGLI IMPIANTI  
TECNOLOGICI VEDI RELAZIONE DESCRITTIVA DELL'OPERA  
RIF. ELABORATO: CG2900PRODSCZC307600001A



NOTA: Prevedere un pozzetto in corrispondenza  
di ogni derivazione e comunque al massimo  
ogni 30 metri

**Stretto di Messina**  
Concessionario per la progettazione, realizzazione e gestione del collegamento stabile tra la Sicilia e il Continente  
 Organismo di Diritto pubblico  
 (Legge n° 1158 del 17 dicembre 1971, modificata dal D.Lgs. n° 114 del 24 aprile 2001)

**PONTE SULLO STRETTO DI MESSINA**

**PROGETTO DEFINITIVO**

**EUROLINK S.C.p.A.**  
 IMPREGIO S.p.A. (Mandatataria)  
 SOCIETA' ITALIANA PER CONDOTTE D'ACQUA S.p.A. (Mandatante)  
 COOPERATIVA MURATORI E CEMENTISTI - C.M.C. di Ravenna Soc. Coop. a.r.l. (Mandatante)  
 SACVIR S.A.U. (Mandatante)  
 ISHIKAWAJIMA - HARIMA HEAVY INDUSTRIES CO. Ltd. (Mandatante)  
 A.C.I. S.C.P.A. - CONSORZIO STABILE (Mandatante)

IL PROGETTISTA Dott. Ing. R. Gioielli Ordine Ingegneri Firenze n° 2157	IL CONTRAENTE GENERALE Project Manager (Ing. P.P. Marcheselli)	STRETTO DI MESSINA Direttore Generale e RUP Validazione (Ing. G. Timmenhelli)	STRETTO DI MESSINA Amministratore Delegato (Dott. P. Gucci)
---	--	--	---

**COLLEGAMENTI VERSANTE SICILIA** C20395\_F0  
 CANTIERI  
 OPERATIVI - LOGISTICI  
 CANTIERE OPERATIVO CO.76. - ANNUNZIATA  
 SS2 - PLANIMETRIA IMPIANTI E ATTREZZATURE - TVcc-STD

REV.	DATA	DESCRIZIONE	REDATTO	VERIFICATO	APPROVATO
FO	20-06-2011	EMISSIONE FINALE	STUCCHI	GIACCHI	BEGHETTI

SCALA: 1:300  
 CODICE: G C 2 9 0 0 P P Z D S C Z C 3 C 0 7 6 0 0 0 0 1 4 F 0  
 NOME DEL FILE: C20395\_F0.dwg