




PLANIMETRIA RETE FOGNATURA

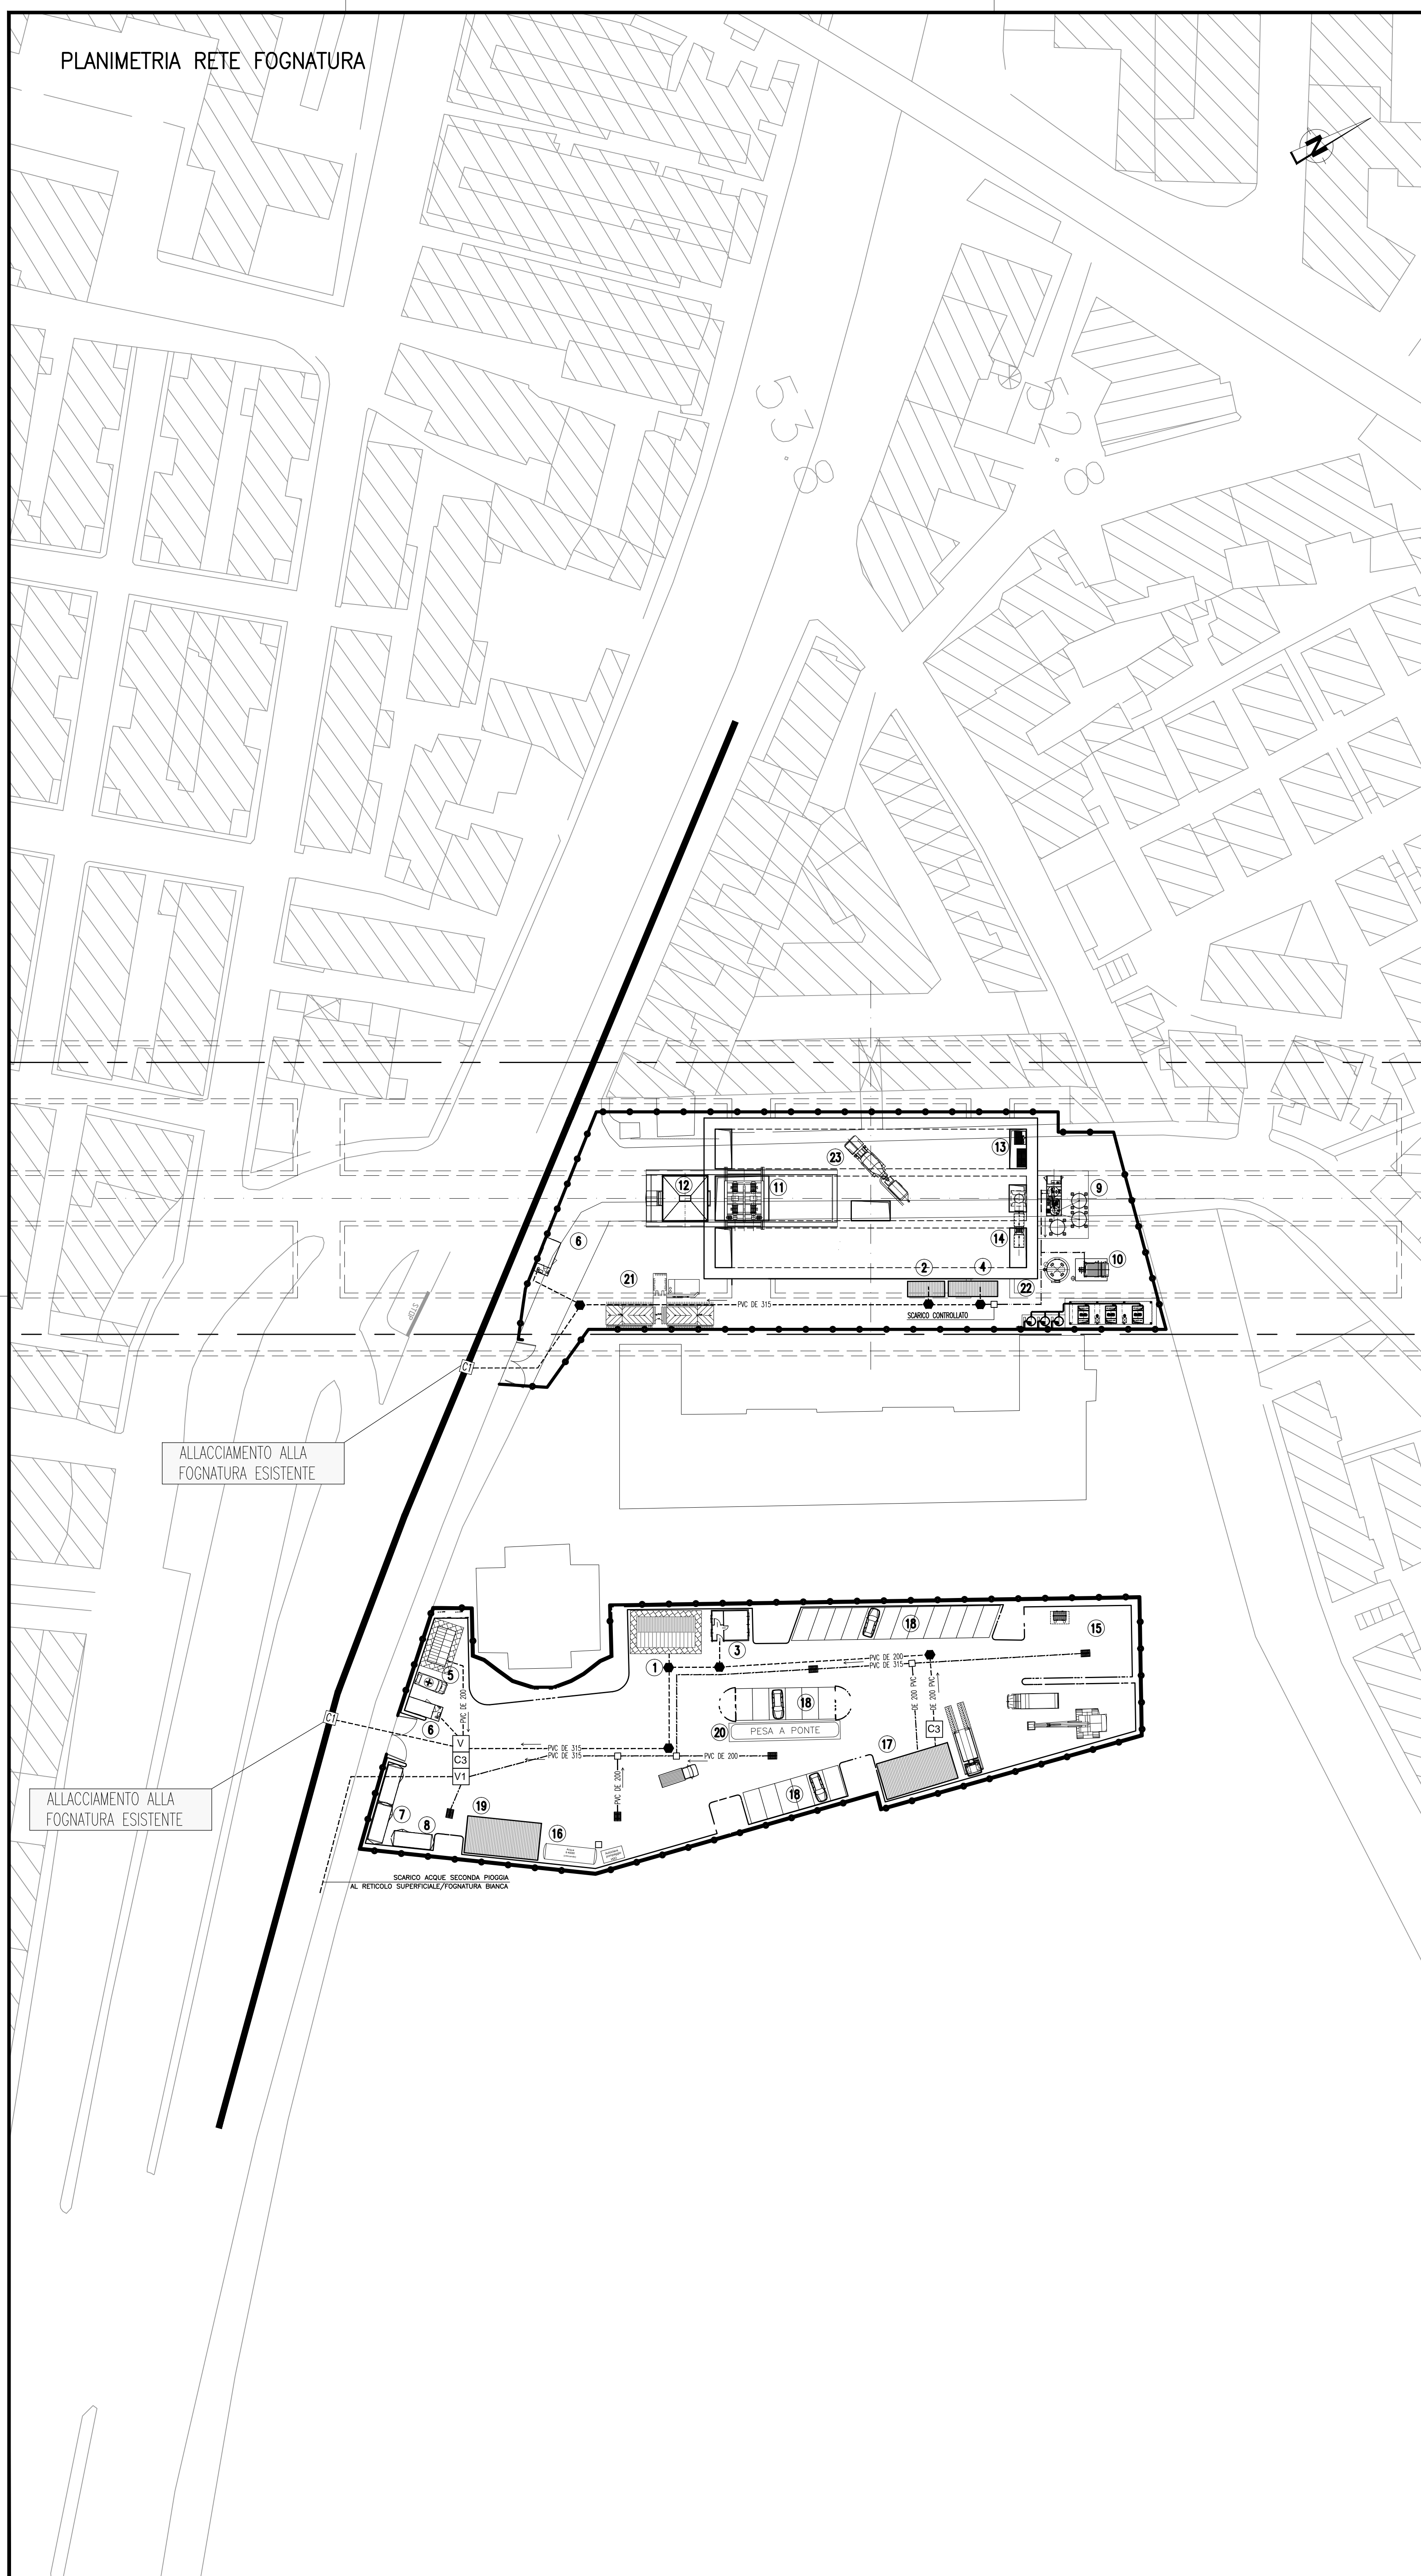

PLANIMETRIA RETE IDRICA

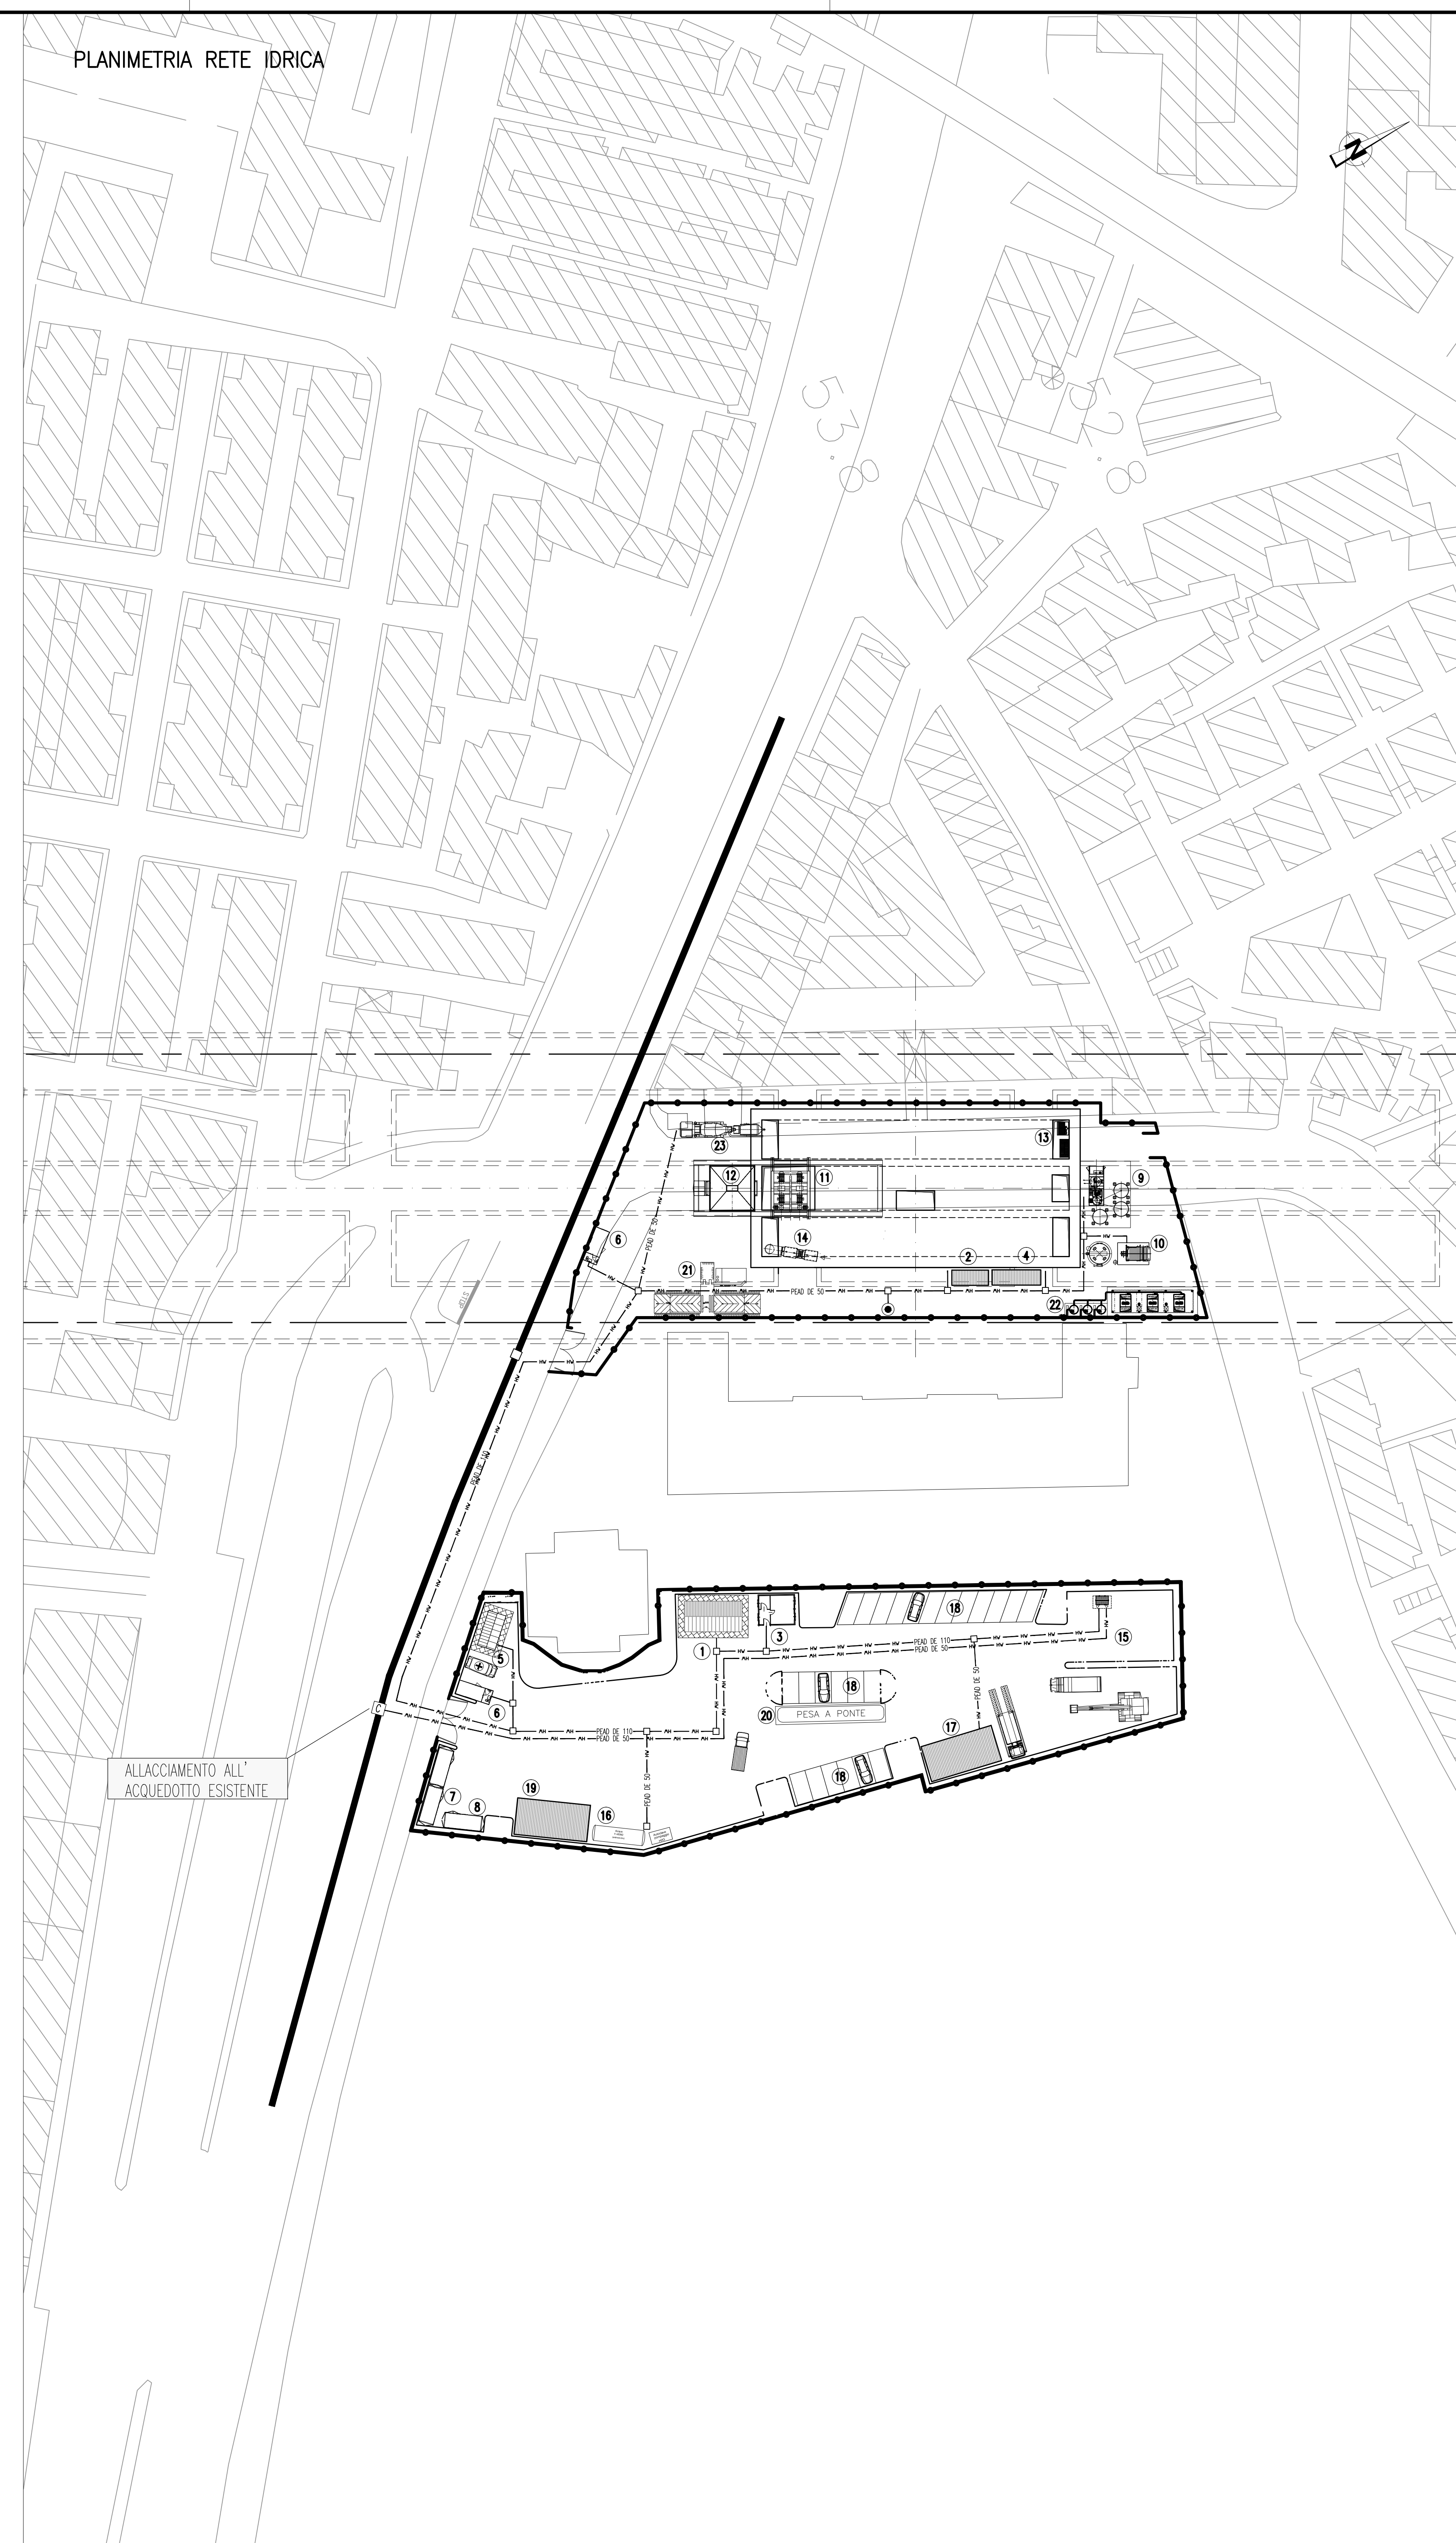

NOTE GENERALI

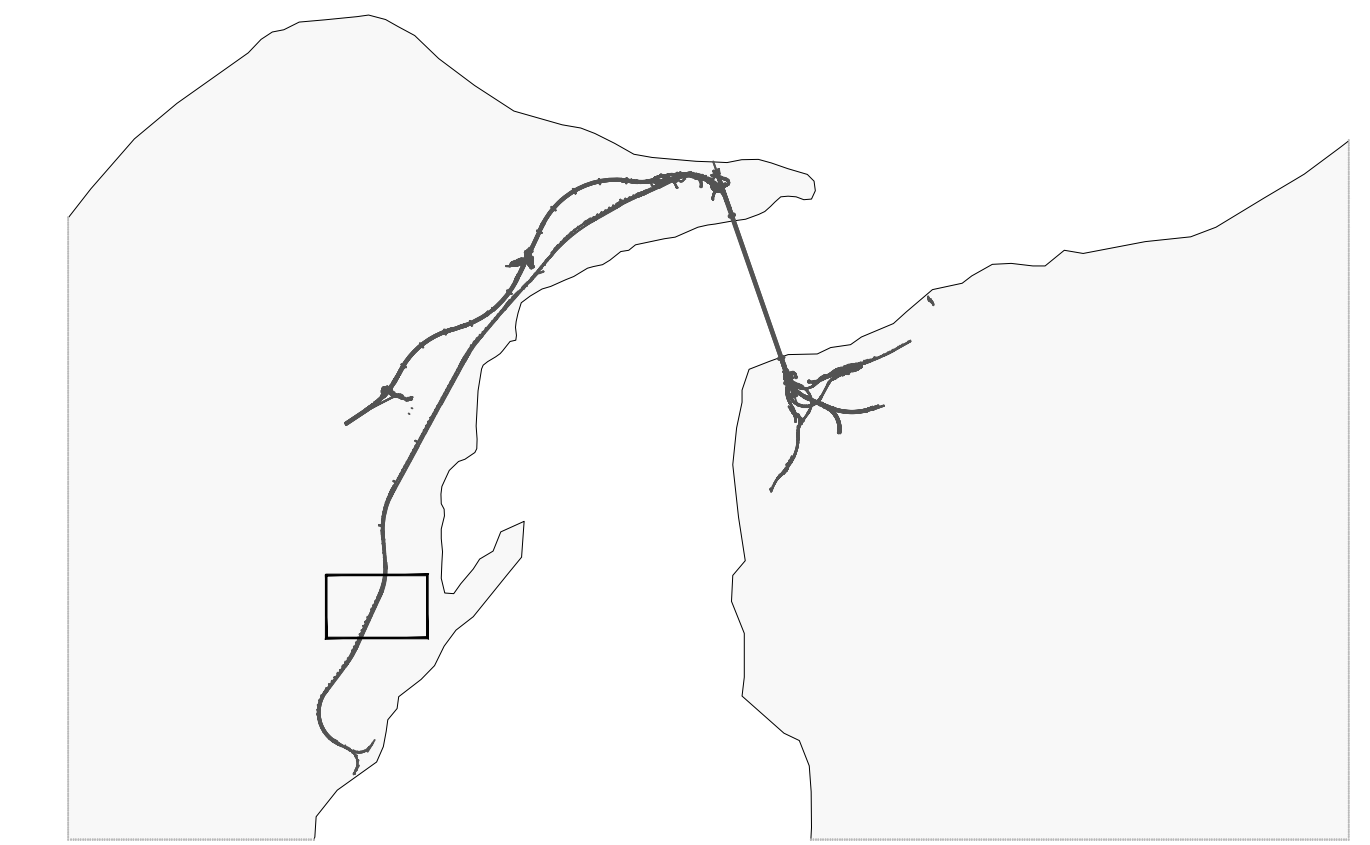

- LEGENDA INSTALLAZIONI
CANTIERI OPERATIVI : CO.77 EUROPA
- 1 UFFICI DI CANTIERE
 - 2 SERVIZI
 - 3 REFETTORIO
 - 4 SPOGLIATOI
 - 5 INFERMERIA
 - 6 GUARDIANA
 - 7 PUNTO CONSEGNA E CABINA ELETTRICA MT/BT
 - 8 GRUPPO ELETTROGENO
 - 9 IMPIANTO MISCELE
 - 10 IMPIANTO TRATTAMENTO FANGHI
 - 11 GRU A CAVALLETTO
 - 12 TRAMOGGIA
 - 13 SCALE + ASCENSORE
 - 14 VENTILAZIONE
 - 15 STOCCAGGIO MATERIALI
 - 16 SERBATOIO H2O ANTINCENDIO CON GRUPPO DI POMPAGGIO
 - 17 OFFICINA MECCANICA
 - 18 PARCHEGGI
 - 19 MAGAZZINI
 - 20 PESA A PONTE
 - 21 LAVAGGIA GOMME
 - 22 GRUPPO ELETTROCOMPRESSORI
 - 23 AGITATORE / POMPA CARRELLATA

NOTA BENE: I PARTICOLARI COSTRUTTIVI DELLE RETI IDRICHE SONO RIPORTATI NELL'ELABORATO DEI TIPOLOGICI COD. CG0000PBZDPCZ000000000001A/2A
NOTA BENE: PER I DATI DI DETTAGLIO RELATIVI AGLI IMPIANTI TECNOLOGICI VEDI RELAZIONE DESCRITTIVA DELL'OPERA RIF. ELABORATO: C02900PRODS02C3C07700001A

LEGENDA

- POZZETTO DI ISPEZIONE FOGNATURA BIANCA 100x100 CON CHIUSINO
- IDRIANTE
- VASCA DI RACCOLTA ACQUE REFLUE
- VASCA DI PRIMA PIOGGIA
- POZZETTO DISOLEGATORE/DISSABBIATORE
- POZZETTO DI ISPEZIONE FOGNATURA BIANCA CON CADITOIA STRADALE
- CAMERETTA DI ALLACCO IDRICO RETE ESISTENTE
- CAMERETTA DI ALLACCO FOGNARIO RETE ESISTENTE
- RETE ACQUEDOTTO POTABILE
- RETE ACQUEDOTTO INDUSTRIALE/ANTINCENDIO
- RETE ACQUE REFLUE CIVILI
- RETE ACQUE REFLUE INDUSTRIALI
- RETE ACQUE REFLUE METEORICHE
- POZZETTO DI ISPEZIONE FOGNATURA NERA

Stretto di Messina
Concessionario per la progettazione, realizzazione e gestione del collegamento stabile tra lo Stretto e il Cardine
 Organismo di Diritto Pubblico
 (Legge n° 1158 del 17 dicembre 1971, modificata dal D.Lgs. n° 114 del 24 aprile 2003)

PONTE SULLO STRETTO DI MESSINA

PROGETTO DEFINITIVO

EUROLINK S.C.p.A.
 IMPREGIO S.p.A. (Mandatataria)
 SOCIETA' ITALIANA PER CONDOTTE D'ACQUA S.p.A. (Mandatario)
 COOPERATIVA MURATORI E CEMENTISTI - C.M.C. di Ravenna Soc. Coop. a.r.l. (Mandatario)
 SACYR S.A.U. (Mandatario)
 ISHIKAWAJIMA - HARIMA HEAVY INDUSTRIES CO. Ltd. (Mandatario)
 A.C.I. S.C.P.A. - CONSORZIO STABILE (Mandatario)

IL PROGETTISTA Dott. Ing. E. Pagnoni Ordine Ingegneri Milano n° 15468	IL CONTRAENTE GENERALE Project Manager (Ing. P.P. Marchesetti)	STRETTO DI MESSINA Direttore Generale e RIP Validazione (Ing. G. Fimmemonti)	STRETTO DI MESSINA Amministratore Delegato (Dott. P. Ciucci)
--	--	---	--

COLLEGAMENTI VERSANTE SICILIA C20406_F0
 CANTIERI
 OPERATIVI - LOGISTICI
 CANTIERI OPERATIVI CO.77. - EUROPA
 SS3 - IMPIANTI IDRAULICI

CODICE: C|G|2|9|0|0|P|Z|D|S|C|Z|C|3|C|0|7|7|0|0|0|0|2|F|0

REV.	DATA	DESCRIZIONE	REDATTO	VERIFICATO	APPROVATO
FO	20-06-2011	EMISSIONE FINALE	BENELLI	BALDINI	GACCI

SCALA: 1:500
 NOME DEL FILE: C20406_F0.dwg