


DIOCO DAGNI

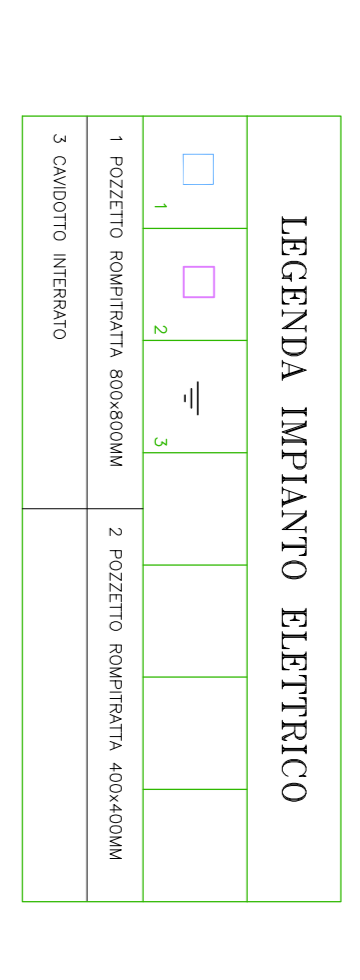

Comune del Comune di Messana
 Comune di MESSINA - PROCEDURA APERTA, AI SENSI DELL'ART. 53 COMMA 2 LETTURA C DEL D.LGS. 50/2013 E S.M.I. PER L'AFFIDAMENTO DELLA PROGETTAZIONE E L'INSTALLAZIONE DI UN IMPIANTO ELETTRICO INTERNAZIONALE DI INTERMESTIERI CON ANNESSO SCALO PORTUALE - 1° STRALCIO FUNZIONALE - € 80.000.000,00 - P.C.M. 372/108 - CIG. 0429752291.
 Opera inserita nell'elenco di cui all'art. 1 dell'O.P. C.M. 3633 del 2007

PROGETTO DEFINITIVO
(Redatto in virtù dell'art. 69 del D.L. 99/2016 e in base all'art. 1 del Disciplinare di Gara)

SIGENCO S.p.A.
 SISTEMI ELETTRICI E ELETTRONICA
 Via Carmelo Piazza

ELABORATO: **TITOLO: D46**
FREDDISPOSIZIONE CATENA DEL FREDDO RILIQUADRO C03

SCALA: **1:200**
 DATA: **MAGGIO 2010**

PROGETTISTI:
INTERPROGETTI
 Ing. Marco PITTORI
 Ing. Sergio PITTORI

CONSULENTE:
 Consulenza geotecnica:
 Prof. Ing. Giuseppe SCARFELLI
 Dipartimento di Geotecnica
 della Facoltà di Ingegneria
 della Marche

Consulenza opere idrauliche
 e modellazione fisica della opere:
 Prof. Ing. Francesco MARINI
 Dipartimento di Ingegneria
 e architettura dell'Università di Firenze

Prof. Ing. Etalo PARIS
 e architetture dell'Università di Firenze

Consulenza ambientale:
 Dipartimento di architettura
 e pianificazione del Politecnico di Milano
 (CIPA) S.r.l.

Consulenza impiantistica:
NEOS Engineering
 Ing. Ermanno COZZI

collaboratori: **CONCETTI**
 Ing. Marco MENEGOTTO

RESPONSABILE DEL PROGETTAMENTO:
 Dott. Ing. Francesco DI SACCIINA

PROVERBIALE
 Ing. Francesco DI SACCIINA

SEACON S.r.l.
 19917
 viale S. Maria Maddalena
 19917

ICONTA s.r.l.
 via S. Maria Maddalena
 19917

NEOS
 via S. Maria Maddalena
 19917

PROGETTO DEFINITIVO
 Via di Prevedello, 46 - 41043 POZZANOVINO (MO) - Italia
 Tel. 049/7547711 - Fax 049/7547711

Scala: 1:2000
 Cadenuto n. 2/2010

43 44